


SEZIONE TRASVERSALE 1:200

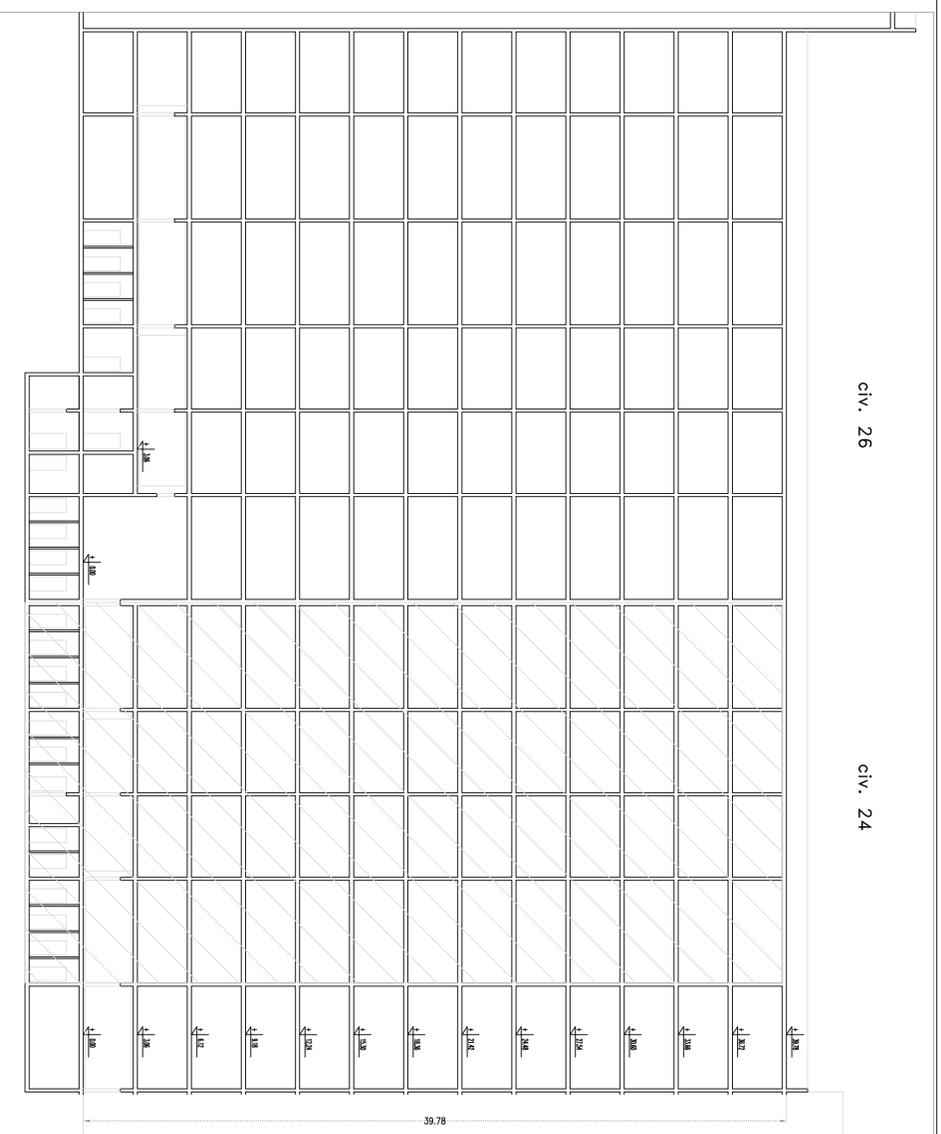

SEZIONE TRASVERSALE 1:200

VERIFICA ADEGUAMENTO AL DM 16.05.1987, n. 246  
NORME DI SICUREZZA ANTINCENDI PER GLI EDIFICI DI CIVILE ABITAZIONE

CLASSIFICAZIONE DELL'EDIFICIO PER CIVILE ABITAZIONE

(punto 2.0 D.M. 16 MAGGIO 1987)

TIPO DI EDIFICIO	C
ALTEZZA ANTINCENDI	da oltre 32 m a 54 m
MASSIMA SUPERFICIE DEL COMPARTIMENTO (mq)	5000 mq
MASSIMA SUPERFICIE DI COMPETENZA IN OGNI SCALA PER PIANO	500 mq
TIPO DEI VANI SCALA E DI ALMENO UN VANO ASCENSORE	almeno a prova di fumo interno
CARATTERISTICHE DEI VANI SCALA E ASCENSORE, FILTRI FORTE, ELEMENTI DI SUDDIVISIONE TRA I COMPARTIMENTI	REI 90
<b>CARATTERISTICHE DIMENSIONALI</b>	
ALTEZZA ANTINCENDI	(punto 2.0, PUNTO 2.3, 2.4, 2.5 D.M. 16 MAGGIO 1987)
SUPERFICIE DI COMPETENZA DI OGNI SCALA PER PIANO	288 mq
TIPO DEI VANI SCALA E DI ALMENO UN VANO ASCENSORE	a prova di fumo interno
FILTRO A PROVA DI FUMO	Vano delimitato da strutture con resistenza al fuoco non inferiore a REI 60', con cammino di ventilazione di sezione non inferiore a 0,1 mq sbocante al di sopra della copertura
DISIMPEGNO FILTRO A PROVA DI FUMO	Adatto a ciascun piano con stesso antipendio
LARGHEZZA SCALE VANO SCALA	1,02 ml
SUPERFICIE NETTA AERAZIONE IN SOMMITA' VANO SCALA	> 1 mq
VANO CORSA AERATO	Superficie netta di aereazione permanente in sommita' non inferiore al 3% dell'area della sezione orizzontale del vano stesso e, comunque, non inferiore a 0,2 mq
LOCALE MACCHINE	Superficie netta di aereazione permanente non inferiore al 3% della superficie del pavimento con un minimo di 0,05 mq

COMUNICAZIONI (punto 2.6 e 8.0 D.M. 16 MAGGIO 1987)

COMUNICAZIONE CON AREE A RISCHIO SPECIFICO	Non esistono comunicazioni dirette con aree a rischio specifico
FORTE DI COMUNICAZIONE TRA SCALE, ASCENSORI E LOCALI CONTIGUI PERTINENTI LE ABITAZIONI, > REI 60 (rumore di congegno di automobili)	REI 120 dotato di pushbar e dispositivo di autochiusura (PTF)
USCITE AL PIANO TERRENO	Apertura verso esterno

ILLUMINAZIONE DI SICUREZZA (punto 8.1, D.M. 16 MAGGIO 1987)

ILLUMINAZIONE DI SICUREZZA	PRESENTE
TIPOLOGIA ILLUMINAZIONE	Alimentazione autonoma, solo emergenza, ad illuminazione non permanente
SEGNALAZIONE VIE DI ESCOIO	Presente
SEGNALLETICA	cartelli "estintore", "diramte", "uscita di emergenza", "percorso uscita emergenza"

MISURE E IMPIANTI DI PROTEZIONE ED ESTINZIONE DEGLI INCENDI

Estintori portatili del tipo approvato dal Ministero degli Interni (DM 20.12.1985, DM 07.07.1985)	Estintori portatili del tipo approvato, a CO2 da 5kg fissati a parete con una distanza di 1,5 m dai punti di contatto delle manichine estintori e 1,1 m pressoché dalle consolle EMI
ATTACCO MANDATA AUTOPOMPA	Presente al piede del corpo scala in prossimità accessi carrai
IDRANTI	Idranti a muro con attacco UNI 45 nel corpo scala
IDRANTI	Distanza massima aereo protetto dall'idrante a muro ml. 13,45 ml<20 ml

**ATER**  
AZIENDA TERRITORIALE PER L'EDILIZIA RESIDENZIALE DI POTENZA  
Via Montele, 33 - 85100 - POTENZA - tel. 0974/43111 - fax. 0974/40493 - www.direprensitali.it  
U.R.P. - Numero Verde - 800291822 - fax 0974 413227



Regione Basilicata  
**COMUNE DI POTENZA**  
Località: Serpentone, via Tirreno 24 - 26

**ADEGUAMENTO ALLE NORME ANTINCENDIO DI UN COMPLESSO PER CIVILE ABITAZIONE**

Fondi Decreto Legge 28.03.2014, n. 47 convertito con modificazioni dalla L. 23.05.2014, n. 80, art. 4, comma 1 - D.M. 16.03.2015 Programma di recupero e razionalizzazione degli immobili di e.r.p. - Interventi di cui all'art. 2, comma 1, lett. B) del D.M. 16.03.2015

**Responsabile del procedimento:**

Ing. Carla De Fino

**Progettista Antincendio**

Ing. Carla De Fino

**Collaboratore**  
Geom. Leonardo Montanaro

UNITA' DI DIREZIONE : INTERVENTI COSTRUTTIVI - MANUTENZIONE - RECUPERO

laboratoro:

Intervento di:

**07**

**ADEGUAMENTO ANTINCENDI**

ANTINCENDIO

**SEZIONI**  
Via Tirreno, 24

data: giugno 2017


rapporto di scala:

**1/200**

**LEGENDA**

Descrizione	Simbolo grafico
Accessibilità autostrada V.V.F.	
Via di uscita: Percorso di esodo verso l'alto	
Via di uscita: Percorso di esodo orizzontale	
Via di uscita: Percorso di esodo verso il basso	
USCITA DI SICUREZZA	
Porta a tenuta di fumo RE 50	
Porta con maniglione antipanco o pushbar, dotata di dispositivo di autochiusura	
Estintore portatile a polvere	
Segnalpista: "ESTINTORE PORTATILE"	
IDRANTE UNI 45 A PARETE	
ATTACCO PER AUTOPOMPA	
Segnalpista uscita di emergenza	
Segnalpista uscita di emergenza con percorso orizzontale	
Segnalpista uscita di emergenza	
Segnalpista direzione uscita di emergenza	
LUCE DI SICUREZZA ILLUMINAZIONE DI EMERGENZA	

Altezza di fini antincendi cv. 24

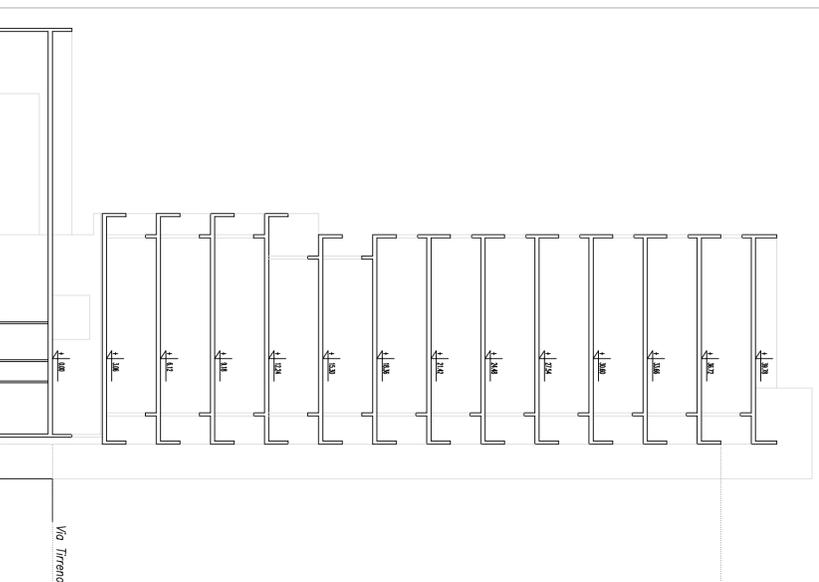

SEZIONE TRASVERSALE D-D1:200