

**CLASSIFICAZIONE DELL'EDIFICIO PER CIVILE ABITAZIONE**

(giugno 2.0 D.M. 16 MAGGIO 1987)

TIPO DI EDIFICIO	c
ALTEZZA ANTINCENDI	da oltre 32 m a 54 m
MASSIMA SUPERFICIE DEL COMPARTIMENTO (mq)	500 mq
MASSIMA SUPERFICIE DI COMPETENZA DI OGNI SCALA PER PIANO	500 mq
TIPO DEI VANI SCALA E DI ALMENO UN VANO ASCENSORE	almeno a prova di fumo interno
CARATTERISTICHE DEI DEI VANI SCALA E ASCENSORE, FILTRI PORTILI, ELEMENTI DI SUDDIVISIONE TRAI COMPARTIMENTI	REI 90
<b>CARATTERISTICHE DIMENSIONALI</b> (giugno 2.0, PUNTO 2.3, 2.4, 2.5 D.M. 16 MAGGIO 1987)	
ALTEZZA ANTINCENDI	266 mq
SUPERFICIE DI COMPETENZA DI OGNI SCALA PER PIANO	37.82 mq
TIPO DEI VANI SCALA E DI ALMENO UN VANO ASCENSORE	a prova di fumo interno
FILTRO A PROVA DI FUMO	Vano delimitato da strutture con resistenza al fuoco non inferiore a REI 60', con cammino di ventilazione di sezione non inferiore a 0,1 m <sup>2</sup> secondo al di sopra della copertura antivegetativa (50x60 cm)
DISPERGNO FILTRO A PROVA DI FUMO	Avverti a ciascun piano con rasoio antipiegge
LARGHEZZA SCALIE VANO SCALA	1,02 mt
SUPERFICIE NETA AREAZIONE IN SOMMITA VANO SCALA	> 1 mq
VANO CORSA AERATO	Superficie netta di areazione permanente in sommita non inferiore al 3% dell'area della sezione orizzontale del vano stesso e, comunque, non inferiore a 0,2 mq
LOCALE MACCHINE	Superficie netta di areazione permanente non inferiore al 3% della superficie del pavimento con un minimo di 0,05 mq

**COMUNICAZIONI** (giugno 2.6 e 8.0 D.M. 16 MAGGIO 1987)

COMUNICAZIONE CON AREE A RISCHIO SPECIFICO	Non esistono comunicazioni dirette con aree a rischio specifico
FORTE DI COMUNICAZIONE TRA SCALIE, ASCENSORI E LOCALI CANTINANTI PERTINENTI LE ABITAZIONI > REI 60 (minimo di congegno di autochiusura)	REI 120 dotato di pushbar e dispositivo di autochiusura (PFF)
USCITE AL PIANO TERRENO	Apertura verso esterno
<b>ILLUMINAZIONE DI SICUREZZA</b> (giugno 8.1, D.M. 16 MAGGIO 1987)	
ILLUMINAZIONE DI SICUREZZA	PRESENTE
TIPOLOGIA ILLUMINAZIONE	Alimentazione autonoma, solo emergenza, ad illuminazione non permanente
SEGNALAZIONE VIE DI ESODO	Presente
SEGNALERICA	canali "estintore", "idrante", "uscita di emergenza", "percorso uscita emergenza"

**MISURE E IMPIANTI DI PROTEZIONE ED ESTINZIONE DEGLI INCENDI**

Estintori portatili del tipo approvato dal Ministero degli Interni (DM 20.12.1982, DM 07.07.1983)	Estintori portatili del tipo approvato, a CO2 da 5kg fissati a parete con asse di innescamento e in prossimita delle uscite di emergenza
ATTACCO MANDATA AUTOPOMPA	Presente al piede del corpo scala in prossimita accessi carrai
IDRANTI	Idranti a muro con attacco UNI 45 nel corpo scala
IDRANTI	Distanza massima area protetta dall'idrante a muro mt. 13,45 mt<20 mt

**ATER**  
AZIENDA TERRITORIALE PER L'EDILIZIA RESIDENZIALE DI POTENZA  
Via Marziale, 33 - 85100 - POTENZA - tel. 0974/41311 - fax. 0974/40493 - www.aterpotenza.it  
U.R.P. - Numero Verde - 800291822 - fax 0974 413227



Regione Basilicata  
**COMUNE DI POTENZA**  
Localita: Serpentone, via Tirreno 24 - 26

**ADEGUAMENTO ALLE NORME ANTINCENDIO DI UN COMPLESSO PER CIVILE ABITAZIONE**

FonDI Decreto legge 28.03.2014, n. 47 convertito con modificazioni dalla L. 23.05.2014, n. 80, art. 4, comma 1 - D.M. 16.03.2015 Programmazione di recupero e razionalizzazione degli immobili di e.r.p. - Interventi di cui all'art. 2, comma 1, lett. B) del D.M. 16.03.2015

**Responsabile del procedimento:**  
Ing. Carla De Fino

**Progettista Antincendio**  
Ing. Carla De Fino

**Collaboratore**  
Geom. Leonardo Montanaro

UNITA' DI DIREZIONE : INTERVENTI COSTRUTTIVI - MANUTENZIONE - RECUPERO

laborato:

Intervento di:

**04**

**ADEGUAMENTO ANTINCENDI**

ANTINCENDIO


**PIANTA PIANO TIPO**

Via Tirreno, 26

data: giugno 2017


rapporto di scala:

1/50 1/200

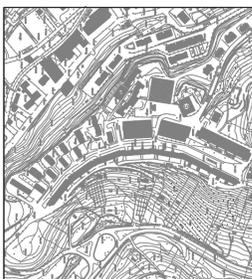


**LEGENDA**

Descrizione	Simbolo grafico
Accessibilità autoscalata V.V.F.	
Vie di uscita: Percorso di esodo verso l'alto	
Vie di uscita: Percorso di esodo orizzontale	
Vie di uscita: Percorso di esodo verso il basso	
<b>USCITA DI SICUREZZA</b>	
Porta a tenuta di fumo RE 60	
Porta con maniglione antipanco o pushbar, dotata di dispositivo di autochiusura	
Estintore portatile a polvere	
Segnalibro: "ESTINTORE PORTATILE"	
IDRANTE UNI 45 A PARETE	
ATTACCO PER AUTOPOMPA	
Segnalibro uscita di emergenza	
Segnalibro uscita di emergenza con percorso orizzontale	
Segnalibro uscita di emergenza	
Segnalibro direzione uscita di emergenza	
<b>LUCE DI SICUREZZA ILLUMINAZIONE DI EMERGENZA</b>	

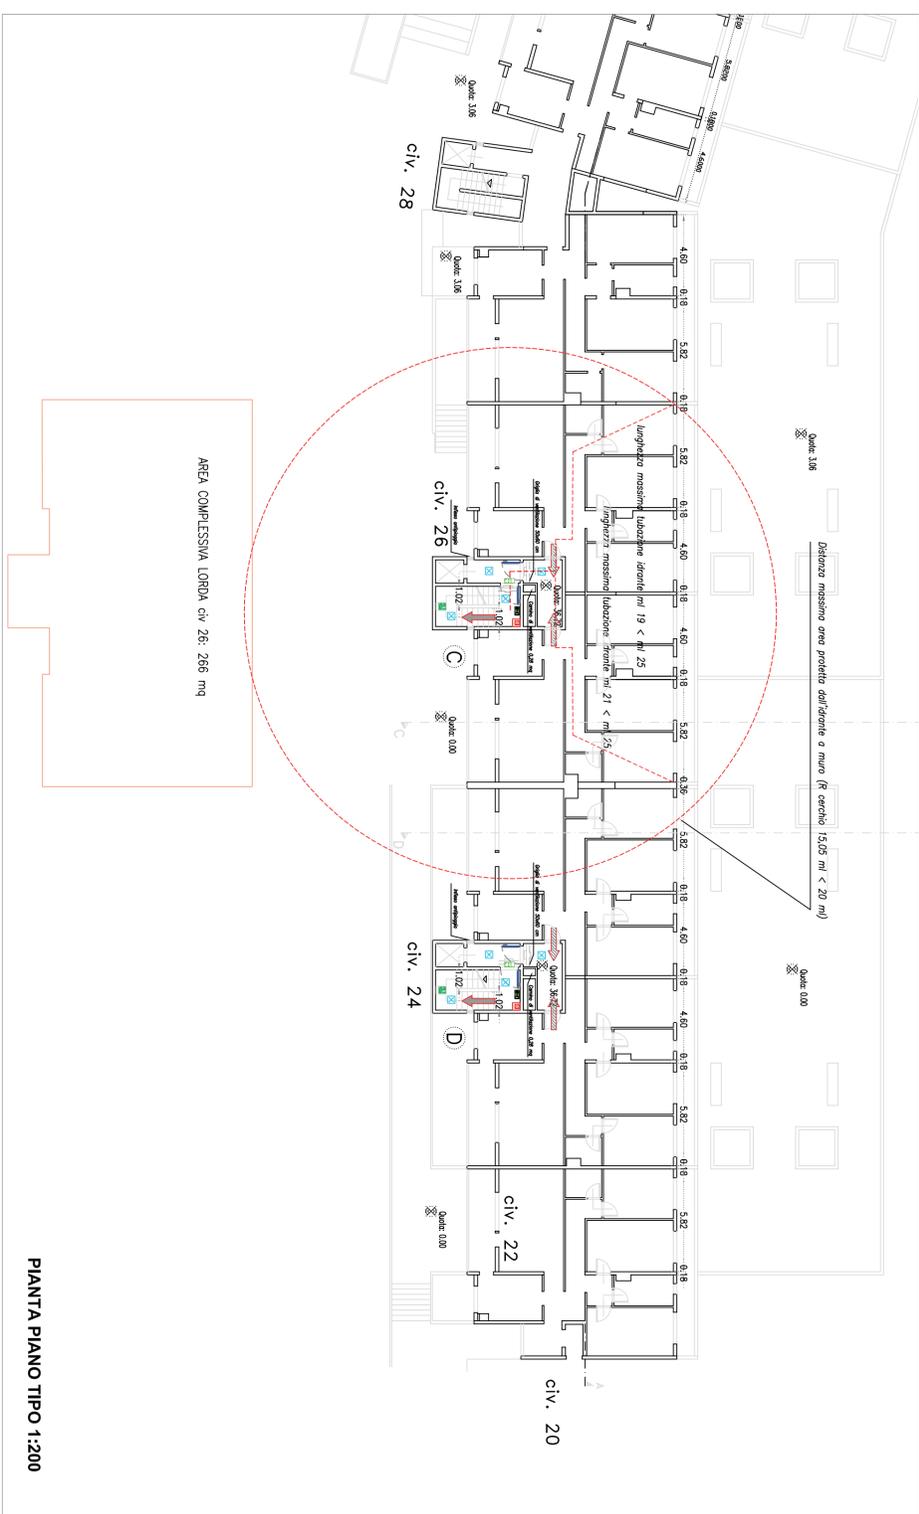

PIANTA PIANO TIPO 1:200

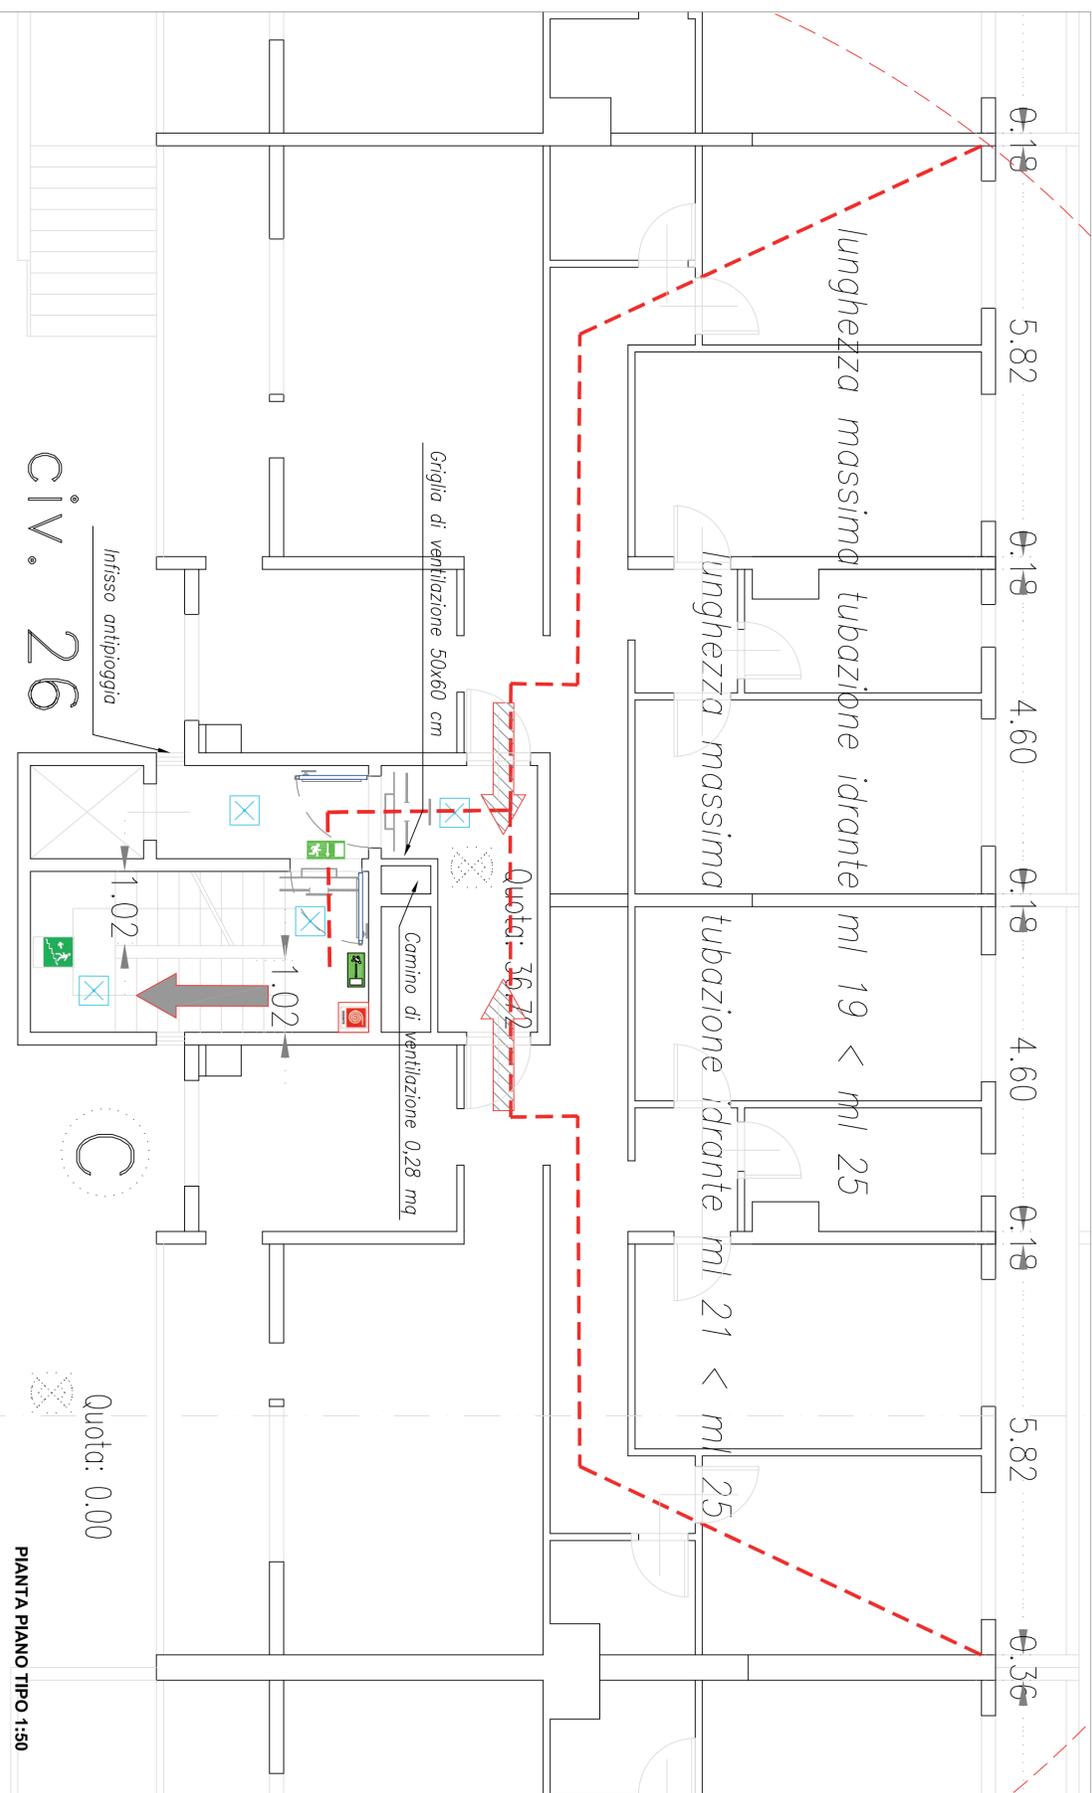

PIANTA PIANO TIPO 1:50